



C.1 Mapa širších vztahů stavby v měřítku 1 : 5000

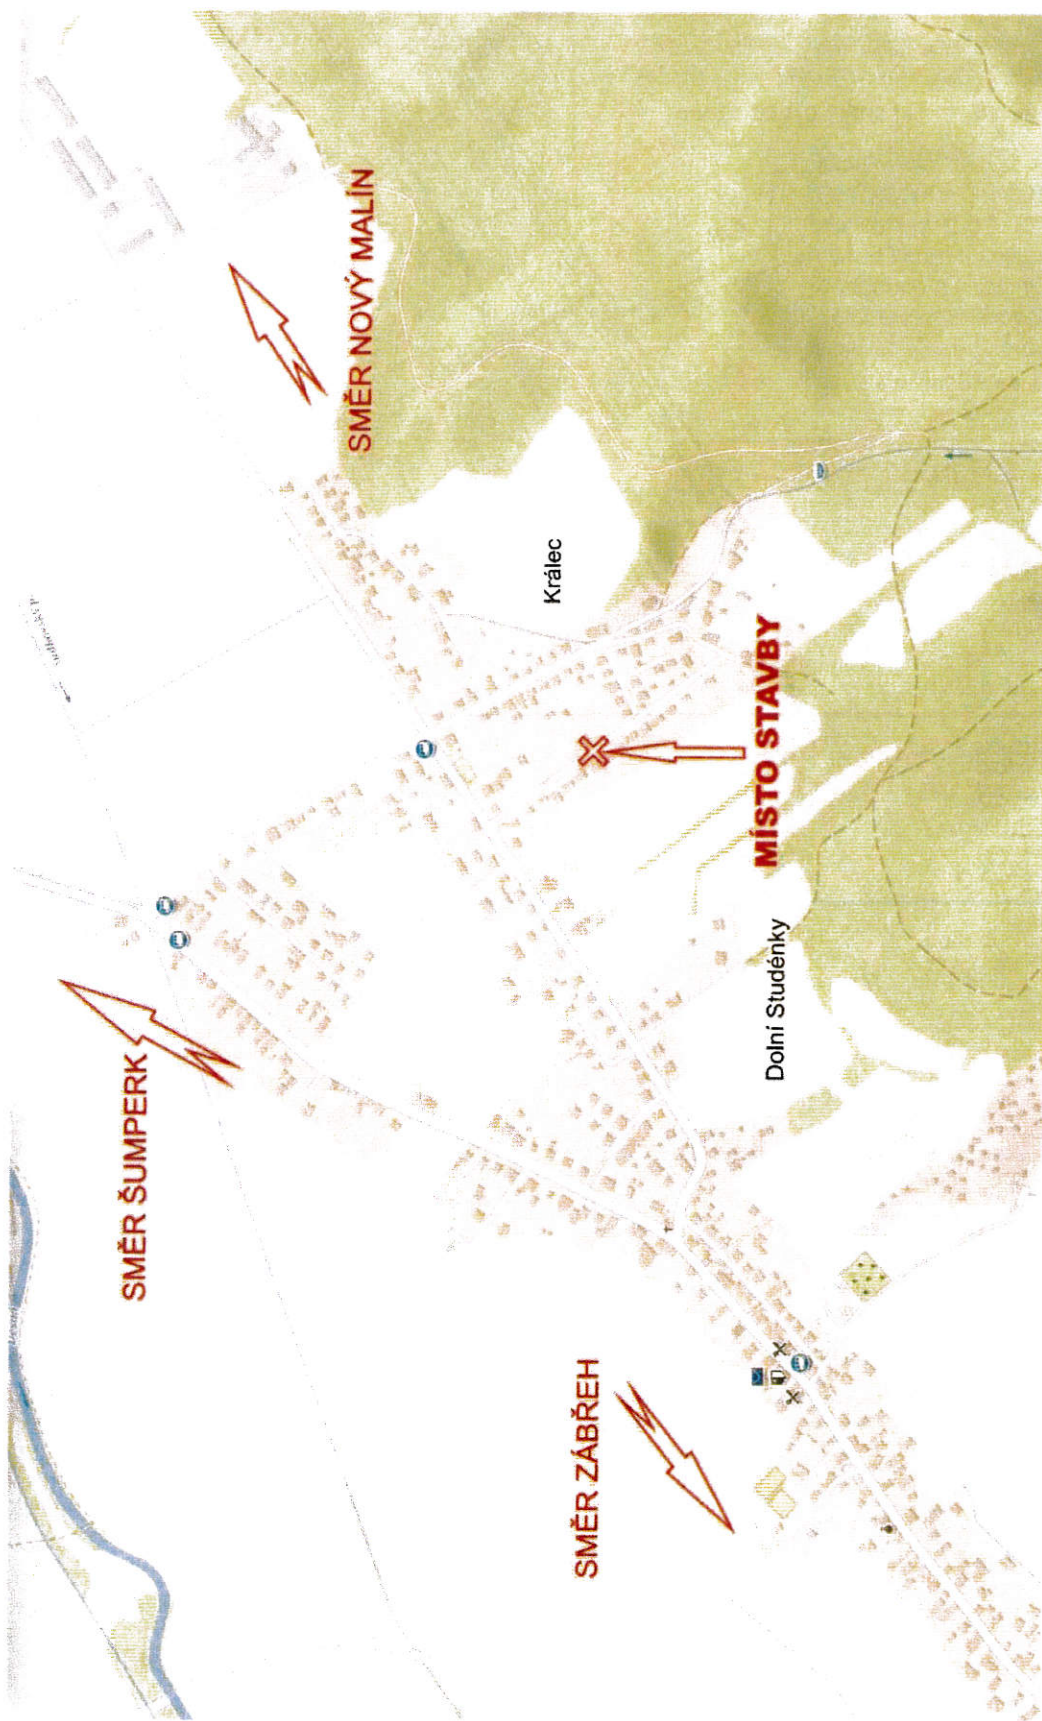

Přechodné dopravní značení pro montáž zemních protlaků – montážní jámy mimo komunikaci

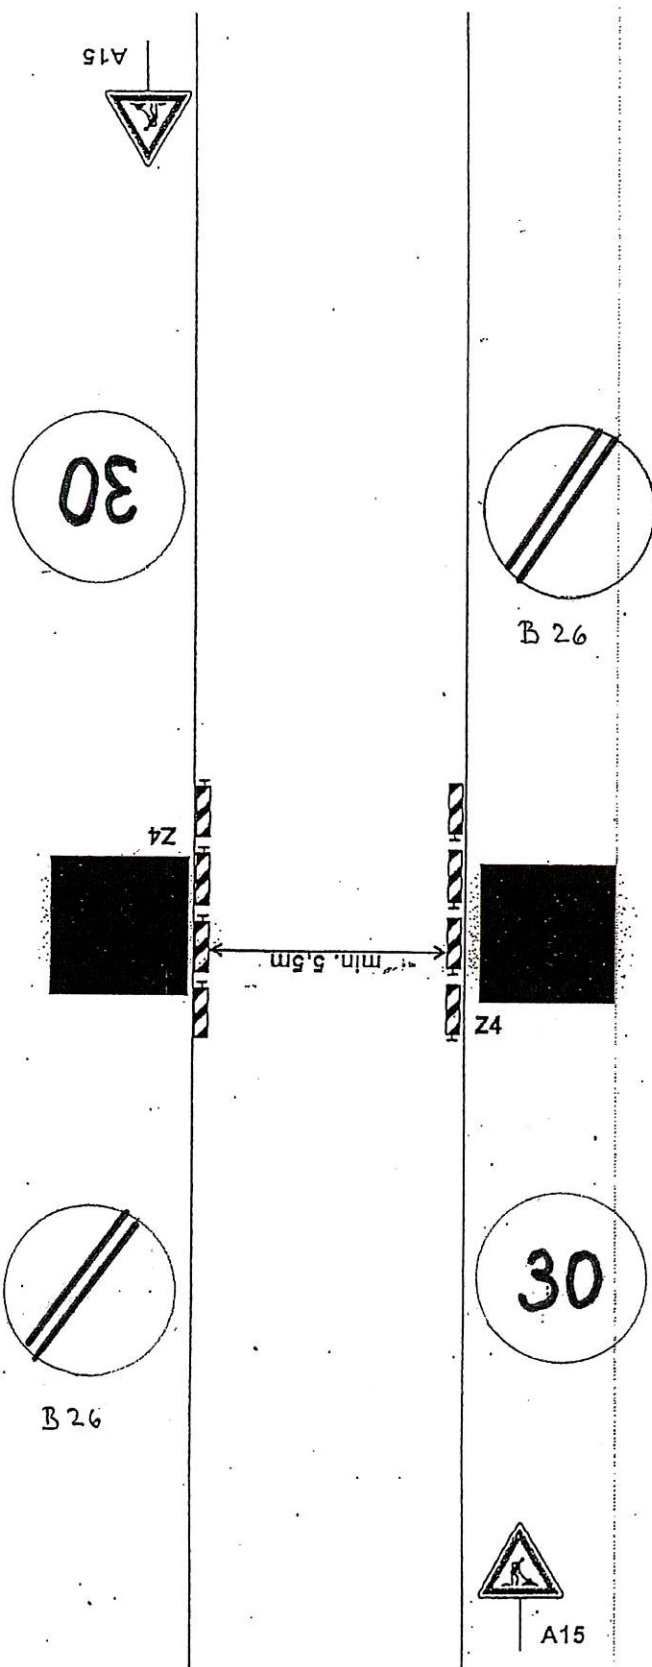

STANOVENO

110.2 11846/2021

ZNÁČKA


3.2.2021


DATUM

MĚSTSKÝ ÚŘAD
ŠUMPERK
ODBOR DOPRAVY

PODPIS

leg

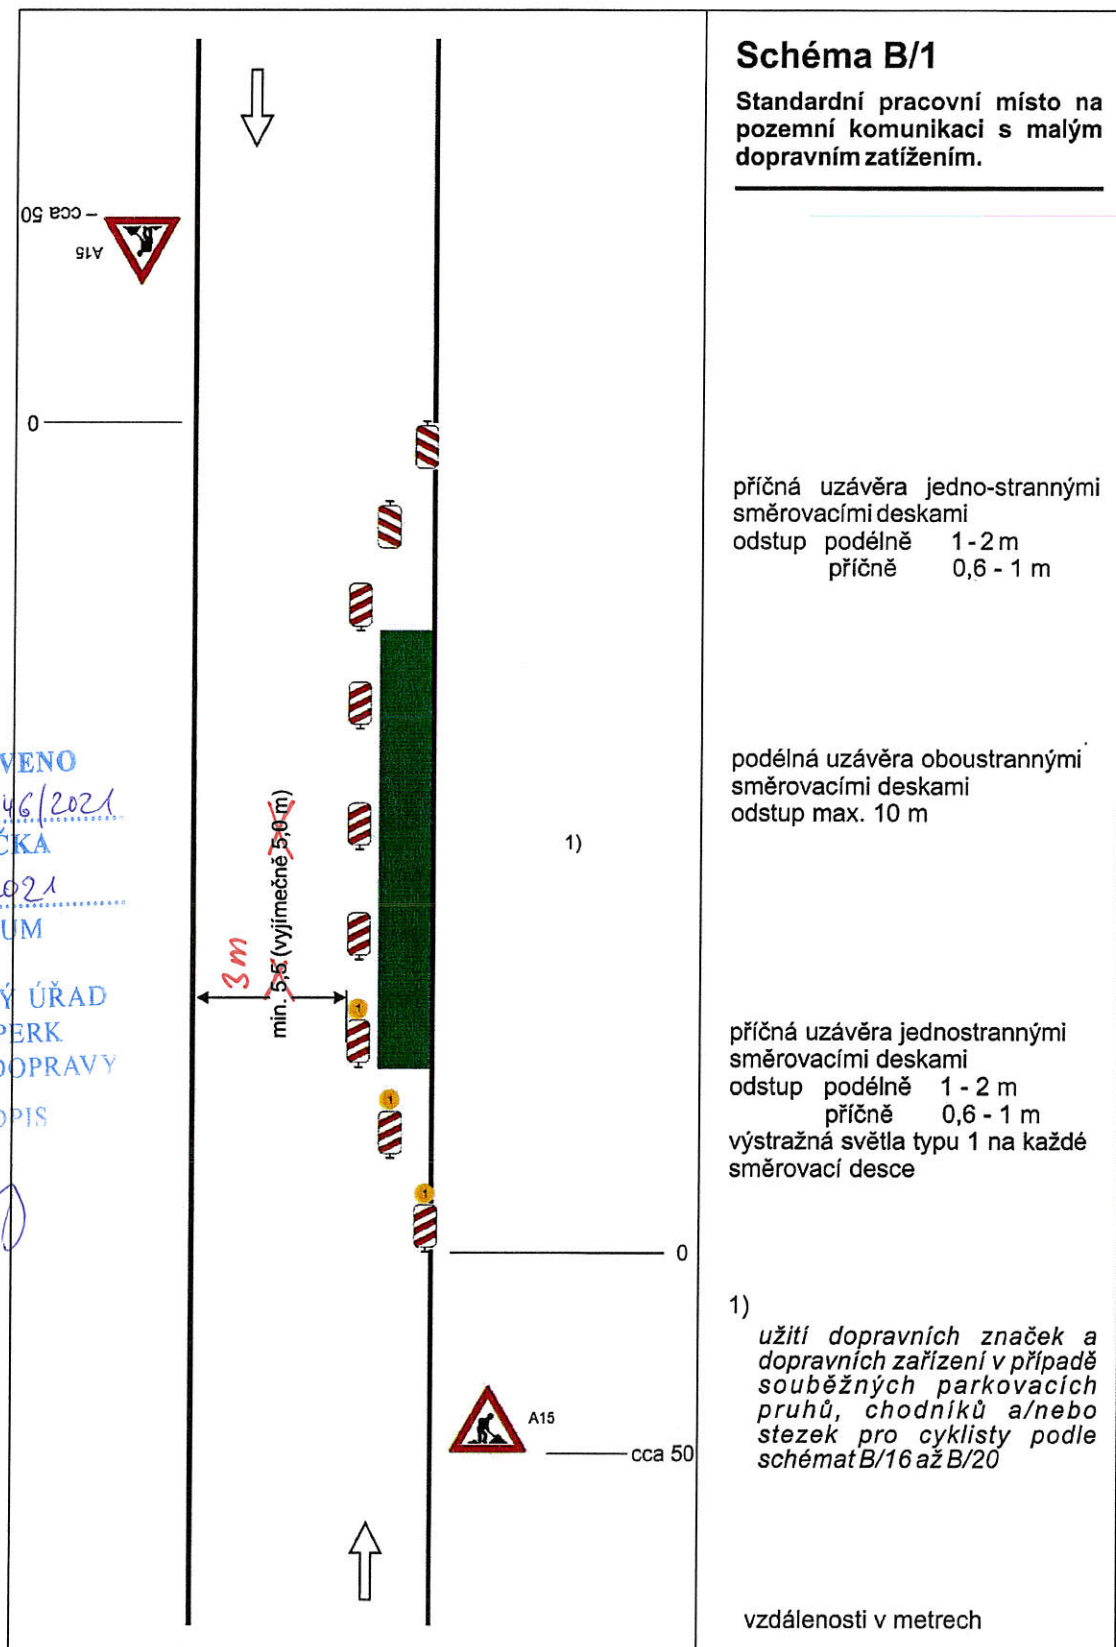

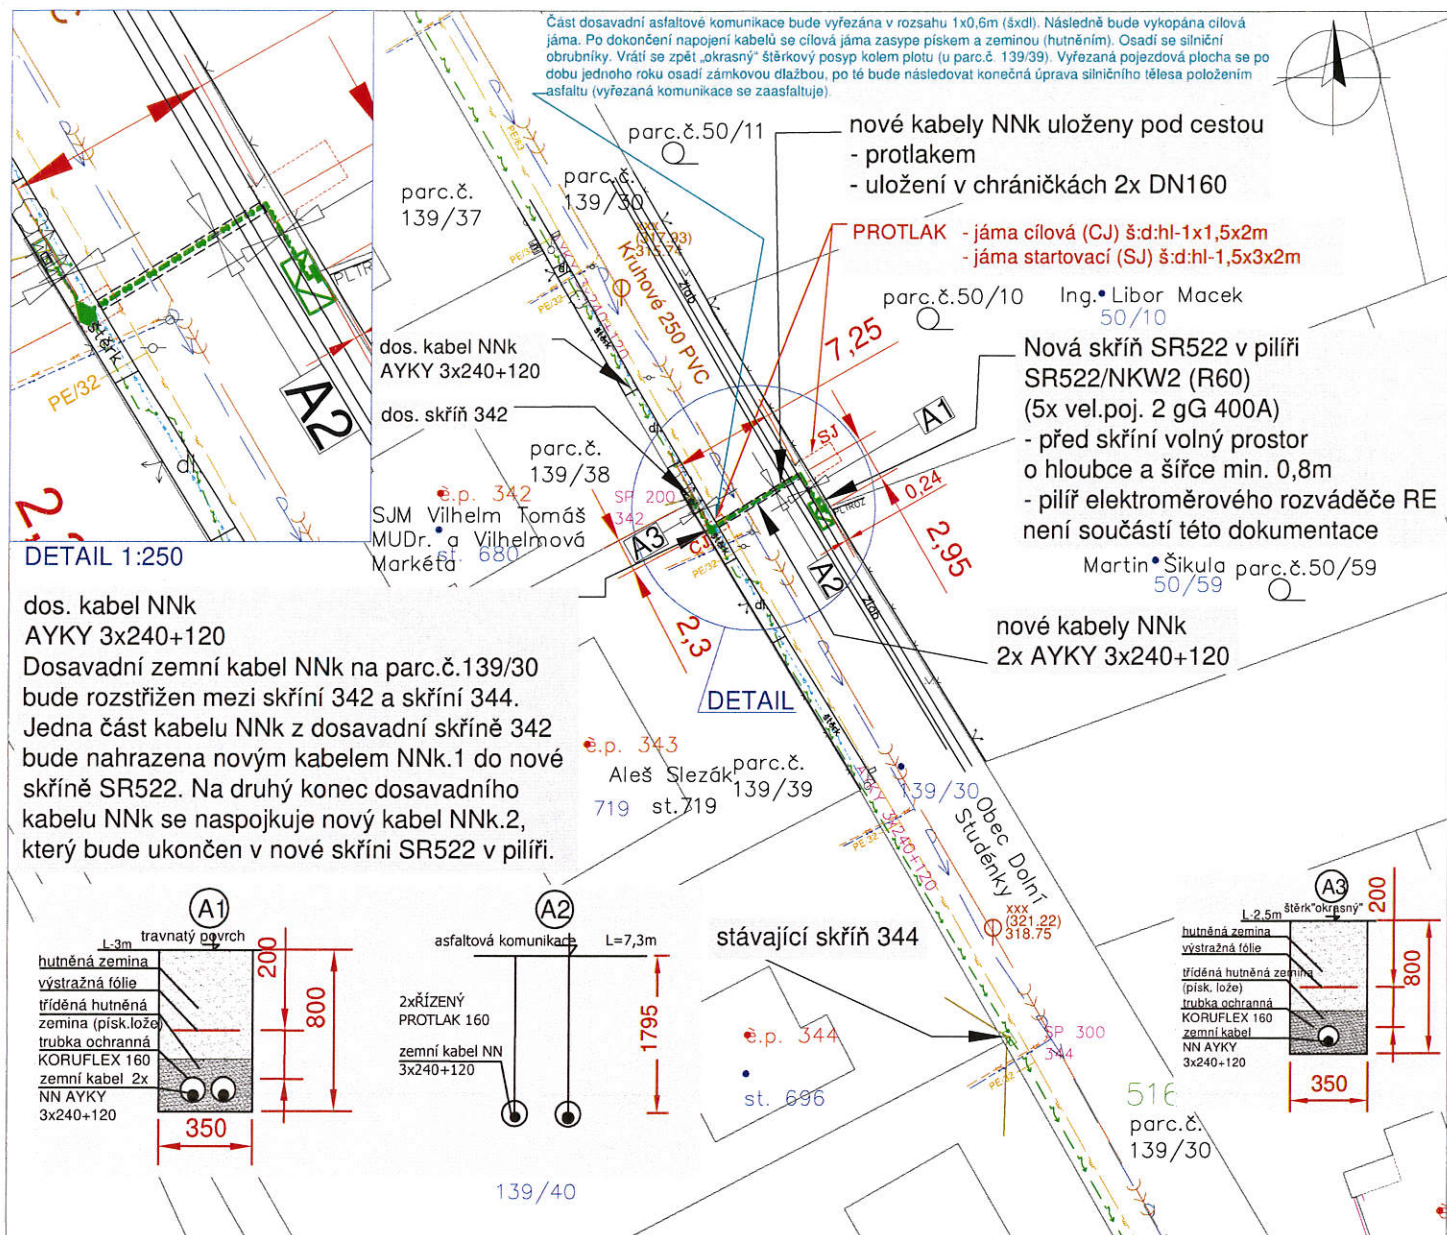

Katastrální území: Dolní Studénky (752061) mapový list: KM-D

Polohu podzemních vedení a zařízení nelze vytyčovat odměřováním na výkrese

Před zahájením stavby je nezbytné vytyčit všechny podzemní sítě dotčených lokalit

Přesné označení všech podzemních vedení na povrchu zajistí investor dle ustanovení

§ 4. vyhl. č. 10/74 sb. o geodetických pracích ve výstavbě před zahájením stavby

Prostory venkovních vedení rozvodných zařízení jsou stanoveny jako NEBEZPEČNÉ

Ochrana před nebezpečným dotykem živých částí dle PNE 33 0000-1:

NN – polohou, izolací, krytím

Ochrana před nebezpečným dotykem neživých částí dle PNE 33 0000-1:

NN – automatickým odpojením od zdroje, sít TN-C

PROJEKTOVANÉ SÍTĚ

VEDENÍ NN v zemi

délka trasy – 13m

AYKY 3x240+120-32,1m

LEGENDA

HRANICE PARCEL

KOMUNIKACE/CESTA

PLOT

BUDOVA

STÁVAJÍCÍ SÍTĚ

VODOVOD

KANAL. JEDNOTNÁ

KANALIZACE JEDNOTNÁ

PLYNOVOD STŘEDOTLAK

SDĚL.KAB.-METAL,PODZ.

SDĚL.KAB.-METAL,NADZ.

VO V ZEMI

VENKOVNÍ VEDENÍ NN

ZEMNÍ VEDENÍ NN

VENKOVNÍ VEDENÍ VN

ZEMNÍ VEDENÍ VN

EMONTAS, s.r.o.

Jiráskova 1273/7A

779 00 Olomouc

Datum: 11/2020

Formát: A4

Měřítko: 1:500

Zakázka: IV-12-8019038

Stupeň: 05

Soubor: situace

Č. výkresu:

8019038-C2

SITUACE-ZÁJMOVÉ ÚZEMÍ STAVBY